


スズデン式スズラン灯・分岐ケーブル仕様図

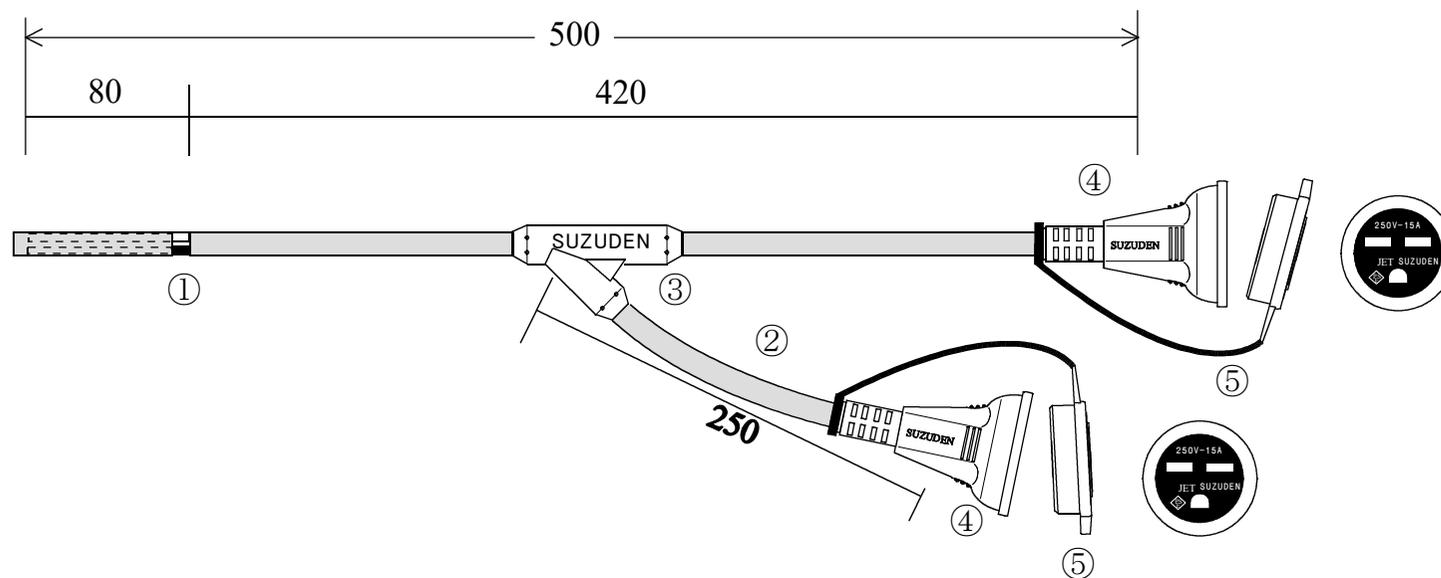

8cm外皮剥きスリット入り		図番	4580068172070	品名	HS-2EW・250V
名称	形状		名称	形状	
①	幹線	VCT(600V)2.0-3C	⑤	保護キャップ	ナイロン樹脂製250V用キャップ
②	支線	VCT(600V)2.0-3C	⑥		
③	分岐部	Y型PBT一体成形モールド	⑦		
④	防水ボデー	一体成形防水ボデー 接地2P15A/250V	⑧		
検印	検印	承認	製図	日付	2019年7月1日
T,Suzuki	M,Suzuki	Kurata	Kamogari	縮尺	NOSCALE
				製造販売	株式会社 スズデン販売