


スズデン式スズラン灯・分岐ケーブル仕様図

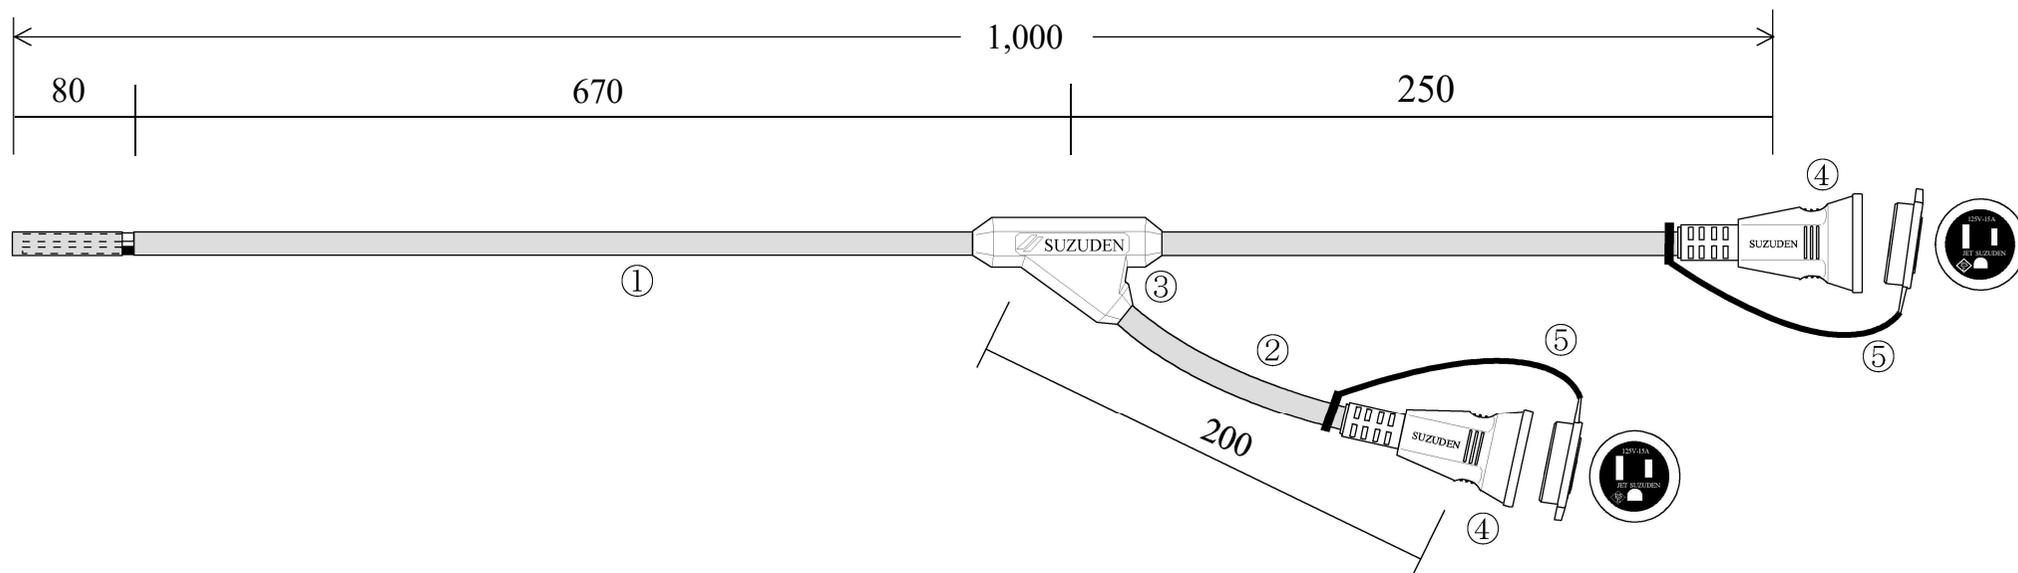

8cm外皮剥きスリット入り		図番	12103	品名	S-2EW
名称		形状		名称	形状
①	幹線	VCT(600V)2.0-3C		⑤	保護キャップ ポリプロピレン樹脂製125V用キャップ
②	支線	VCT(600V)2.0-3C		⑥	
③	分岐部	Y型PBT一体成形モールド		⑦	
④	防水ボデー	一体成形防水ボデー 接地2P15A		⑧	
検印	検印	承認	製図	日付	2022年3月1日
T,Suzuki	M,Suzuki	T,Suzuki	Kamogari	縮尺	NOSCALE
				製造販売	株式会社 スズデン販売