


スズデン式スズラン灯・分岐ケーブル仕様図

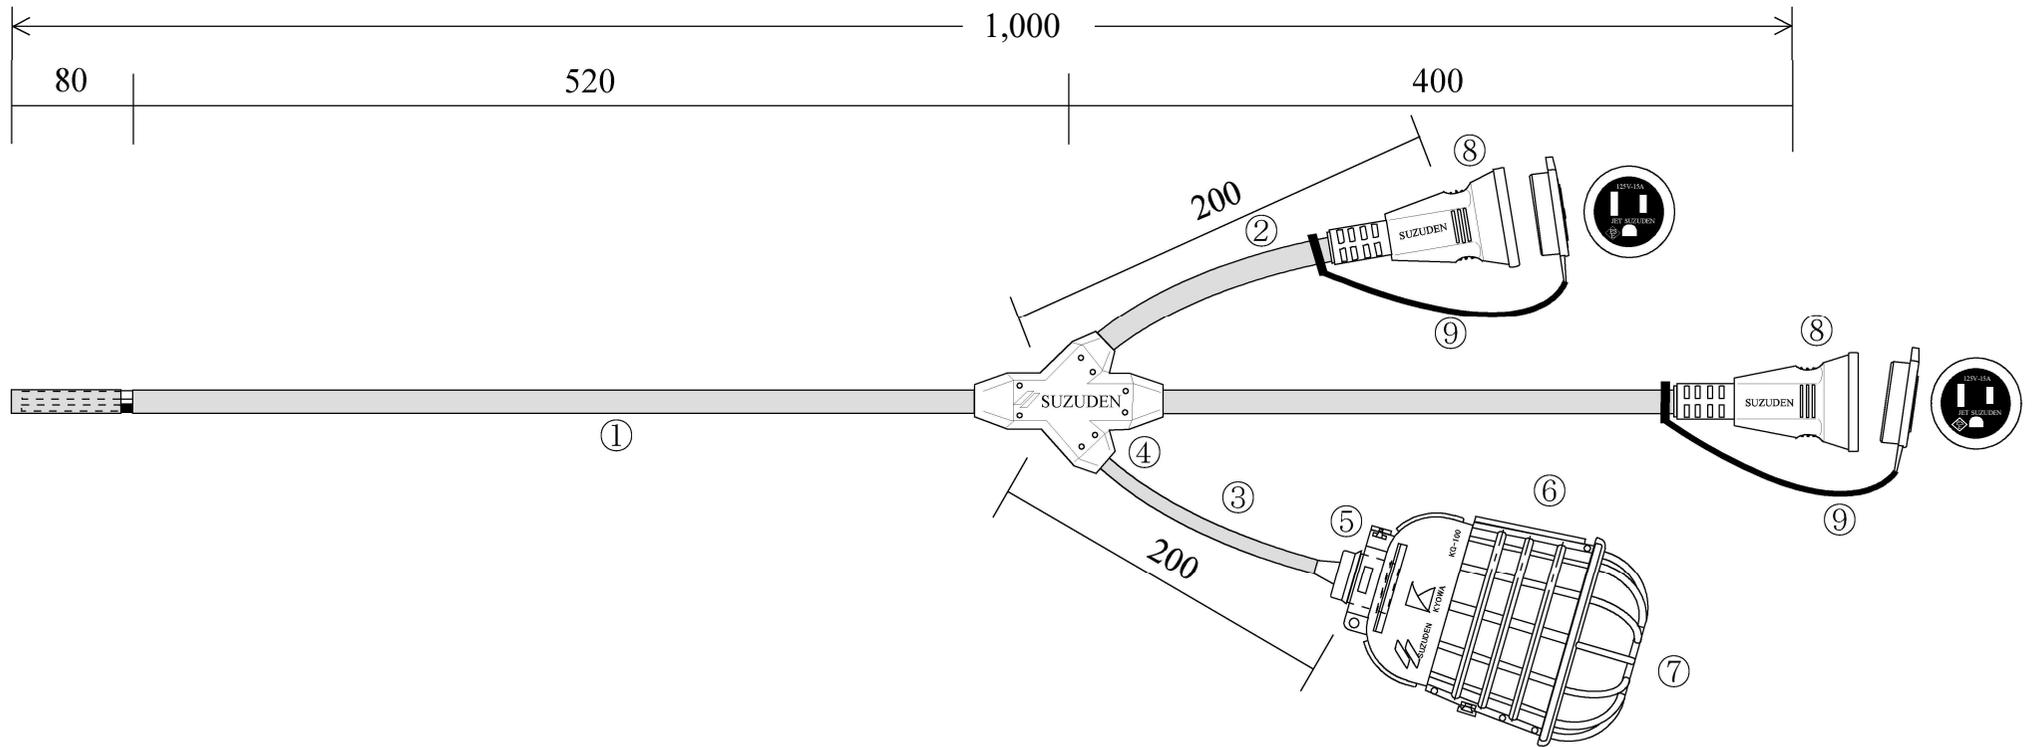

8cm外皮剥きスリット入り				図番	12105	品名	S-4E
名称		形状		名称		形状	
①	幹線	VCT(600V)2.0-3C		⑤	ソケット	一体成形防水性ソケット(口金E26)	
②	支線	VCT(600V)2.0-3C		⑥	ガード	100W耐熱割型(KG-100)	
③	支線	VCT(600V)1.25-2C		⑦	アンダーガード	100W耐熱はめ込み(UG-40)	
④	分岐部	Y型PBT一体成形モールド		⑧	防水ボデー	一体成形防水ボデー 接地2P15A	
検印	検印	承認	製図	日付	2022年3月1日	⑨	保護キャップ
T,Suzuki	M,Suzuki	T,Suzuki	Kamogari	縮尺	NOSCALE	製造販売	株式会社 スズデン販売
				ポリプロピレン樹脂製125V用キャップ			