


スズデン式スズラン灯・分岐ケーブル仕様図

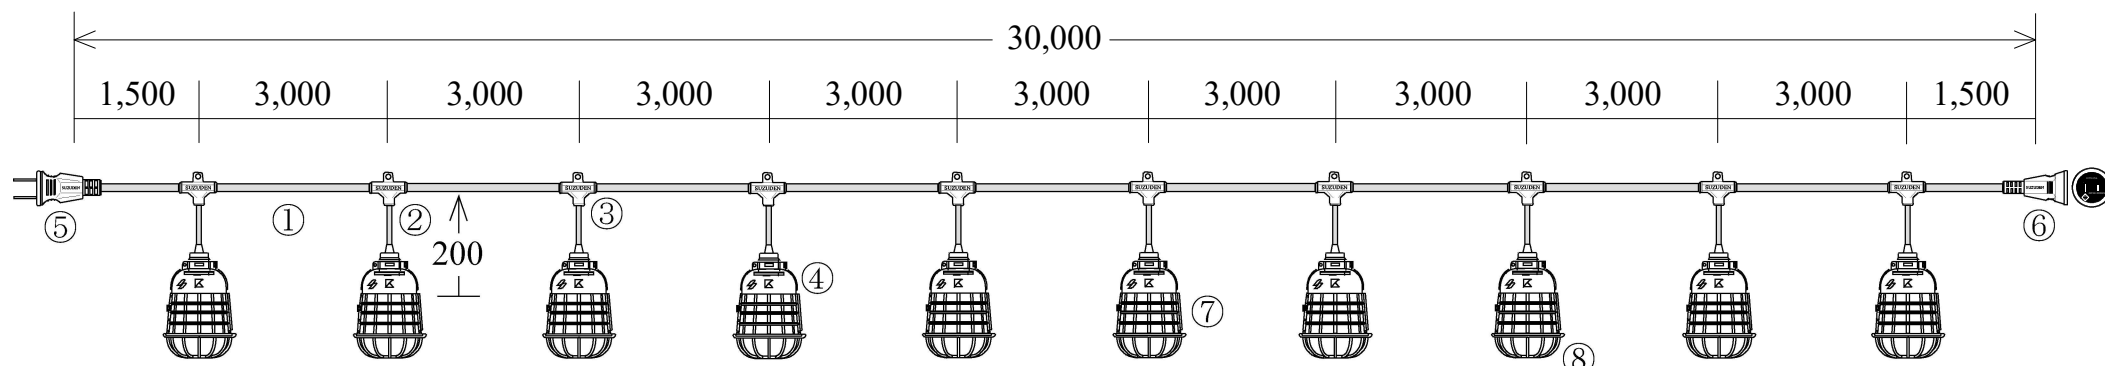

スズラン灯		10分岐		図番	10003	品名	T1-30-10
名称		形状		名称		形状	
①	幹線	VCT(600V)2.0-2C		⑤	防水プラグ	一体成型防水プラグ 2P15A	
②	支線	VCT(600V)1.25-2C		⑥	防水ボデー	一体成型防水ボデー 2P15A	
③	分岐部	T型 PBT一体成型モールド		⑦	保護ガード	100W耐熱割型 (KG-100)	
④	ソケット	一体成形防水性ソケット (口金E26)		⑧	アンダーガード	100W耐熱 (UG-40)	
検印	検印	承認	製図	日付	2022年 3月 1日		
T,Suzuki	M,Suzuki	T,Suzuki	Kamogari	縮尺	NOSCALE	製造販売	株式会社 スズデン販売